


N° FOLIO	TITRE DU DOCUMENT
01	Plans de Zoning CSSI : Rez de Chaussée
02	Plans de Zoning CSSI : Entresol
03	Plans de Zoning CSSI : Etage N° 1
04	Plans de Zoning CSSI : Etage N° 2
05	Plans de Zoning CSSI : Etage N° 3

# GROUPE SCOLAIRE "RUFFI" MARSEILLE (13)

DESIGNATION PLAN
<b>LOT CSSI</b>
<b>PLANS DE ZONING SSI</b>
<b>TOUS NIVEAUX</b>



<p>Bureau d'études fluides :</p>  <p><b>Elithis Ingénierie</b> Ingénierie des fluides techniques</p>	<p>Elithis Ingénierie: "Tour Elithis" 1 C Boulevard de Champagne BP 41249 21012 DIJON CEDEX Tél : 03.80.43.52.02 Fax : 03.80.43.52.04 Email : contact.dijon@elithis.fr</p>
---	--

Plan Archi: PRO du 21-02-2018

INDICE	DATE	MODIFICATIONS	Dessiné par	Visa CPr	Visa CA	CREE PAR
A	15/09/17	Première diffusion	PG	MC	PT	PG
B	24/11/17	Mise a jour phase APD	DG	DG	PT	
C	14/02/18	Mise a jour phase PRO	DG	DG	PT	CREE LE 14/09/17
D	26/02/18	Mise a jour phase PRO (Plans ARCHI 21-02-2018)	DG	DG	PT	
E	04/04/18	Mise a jour phase DCE (Ajout zones de désenfumage)	DG	DG	PT	LOT N° CSSI
F						
G						
H						
I						
J						

Affaire : 11104	Phase : DCE	Echelle : 1/250e	Ref : 11104-CSSI-PL1
-----------------	-------------	------------------	----------------------

# Plan RDC

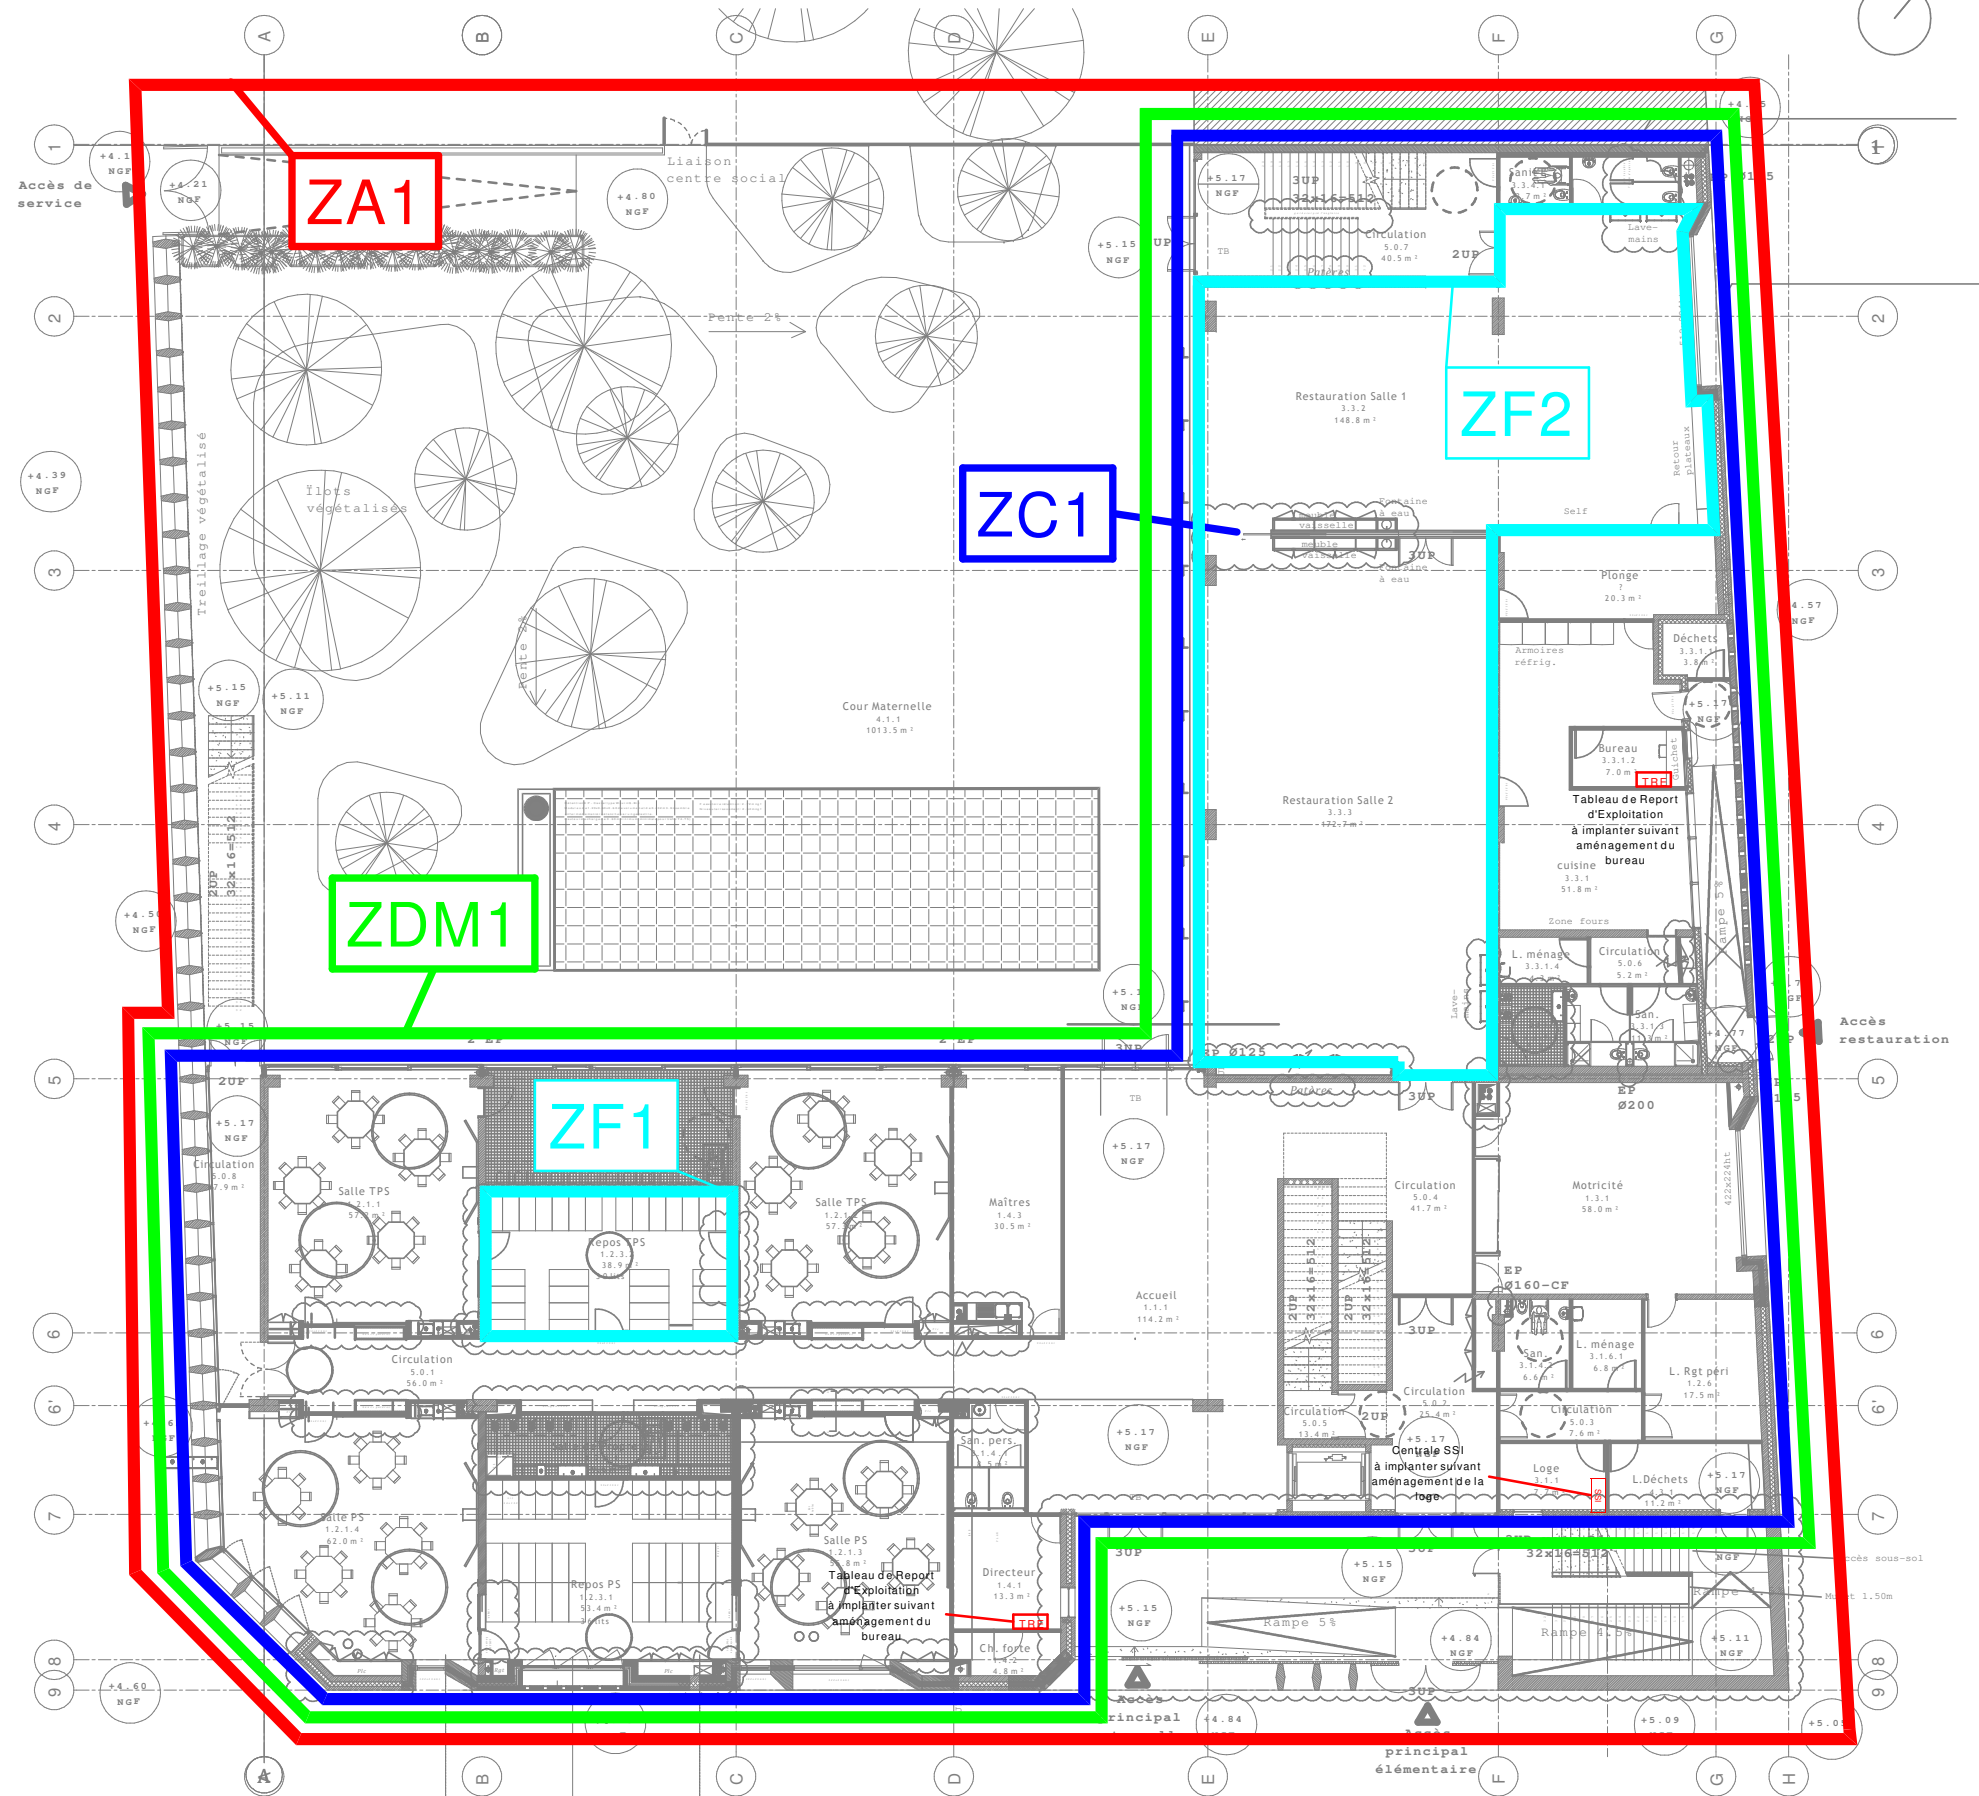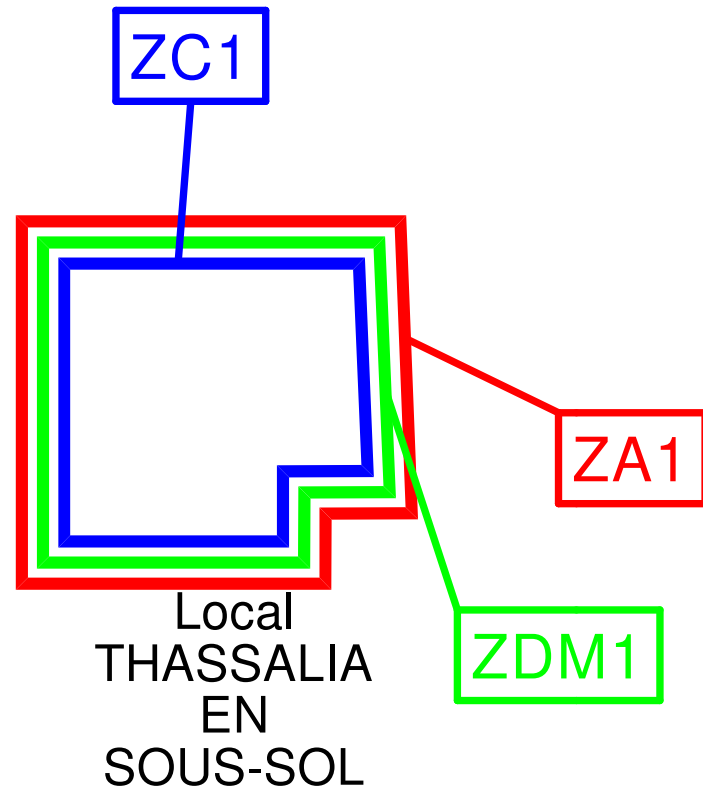

Légende	
Zoning	Désignation
<span style="color: red;">█</span>	ZA : Zone d'alarme
<span style="color: green;">█</span>	ZDM : Zone de Détection Manuelle
<span style="color: blue;">█</span>	ZC : Zone de Compartimentage
<span style="color: cyan;">█</span>	ZF : Zone de Désenfumage

INDICE	DATE	MODIFICATIONS	PHASE	DCE	REF. DOCUMENT
A	09/2017	Première Diffusion	DESSINE PAR	DG	11104 - CSSI - PL 1
B	11/2017	Mise à jour APD	VISA CPr	DG	LOT N°
C	02/2018	Mise à jour PRO	VISA CA	DG	CSSI
D	02/2018	Mise à jour PRO (Plans archi 21/02/18)	N° AFFAIRE	11117	FOLIO
E	04/2018	Ajout zones de désenfumage	ECHELLE	/	1 / 5

# Plan Entresol



Légende	
Zoning	Désignation
<span style="color: red;">█</span>	ZA : Zone d'alarme
<span style="color: green;">█</span>	ZDM : Zone de Détection Manuelle
<span style="color: blue;">█</span>	ZC : Zone de Compartimentage
<span style="color: cyan;">█</span>	ZF : Zone de Désenfumage




Elithis Ingénierie:  
1 C Boulevard de Champagne  
BP 41249 - 21012 DIJON CEDEX  
Tél : 03.80.43.52.02  
Fax : 03.80.43.52.04  
Email : contact.dijon@elithis.fr

## GROUPE SCOLAIRE RUFFI PLANS DE ZONING ENTRESOL

INDICE	DATE	MODIFICATIONS	PHASE	DCE	REF. DOCUMENT
A	09/2017	Première Diffusion	DESSINE PAR	DG	11104 - CSSI - PL 1
B	11/2017	Mise à jour APD	VISA CPr	DG	LOT N°
C	02/2018	Mise à jour PRO	VISA CA	DG	CSSI
D	02/2018	Mise à jour PRO (Plans archi 21/02/18)	N° AFFAIRE	11104	FOLIO
E	04/2018	Ajout zone de désenfumage	ECHELLE	/	2 / 5

# Plan R+1

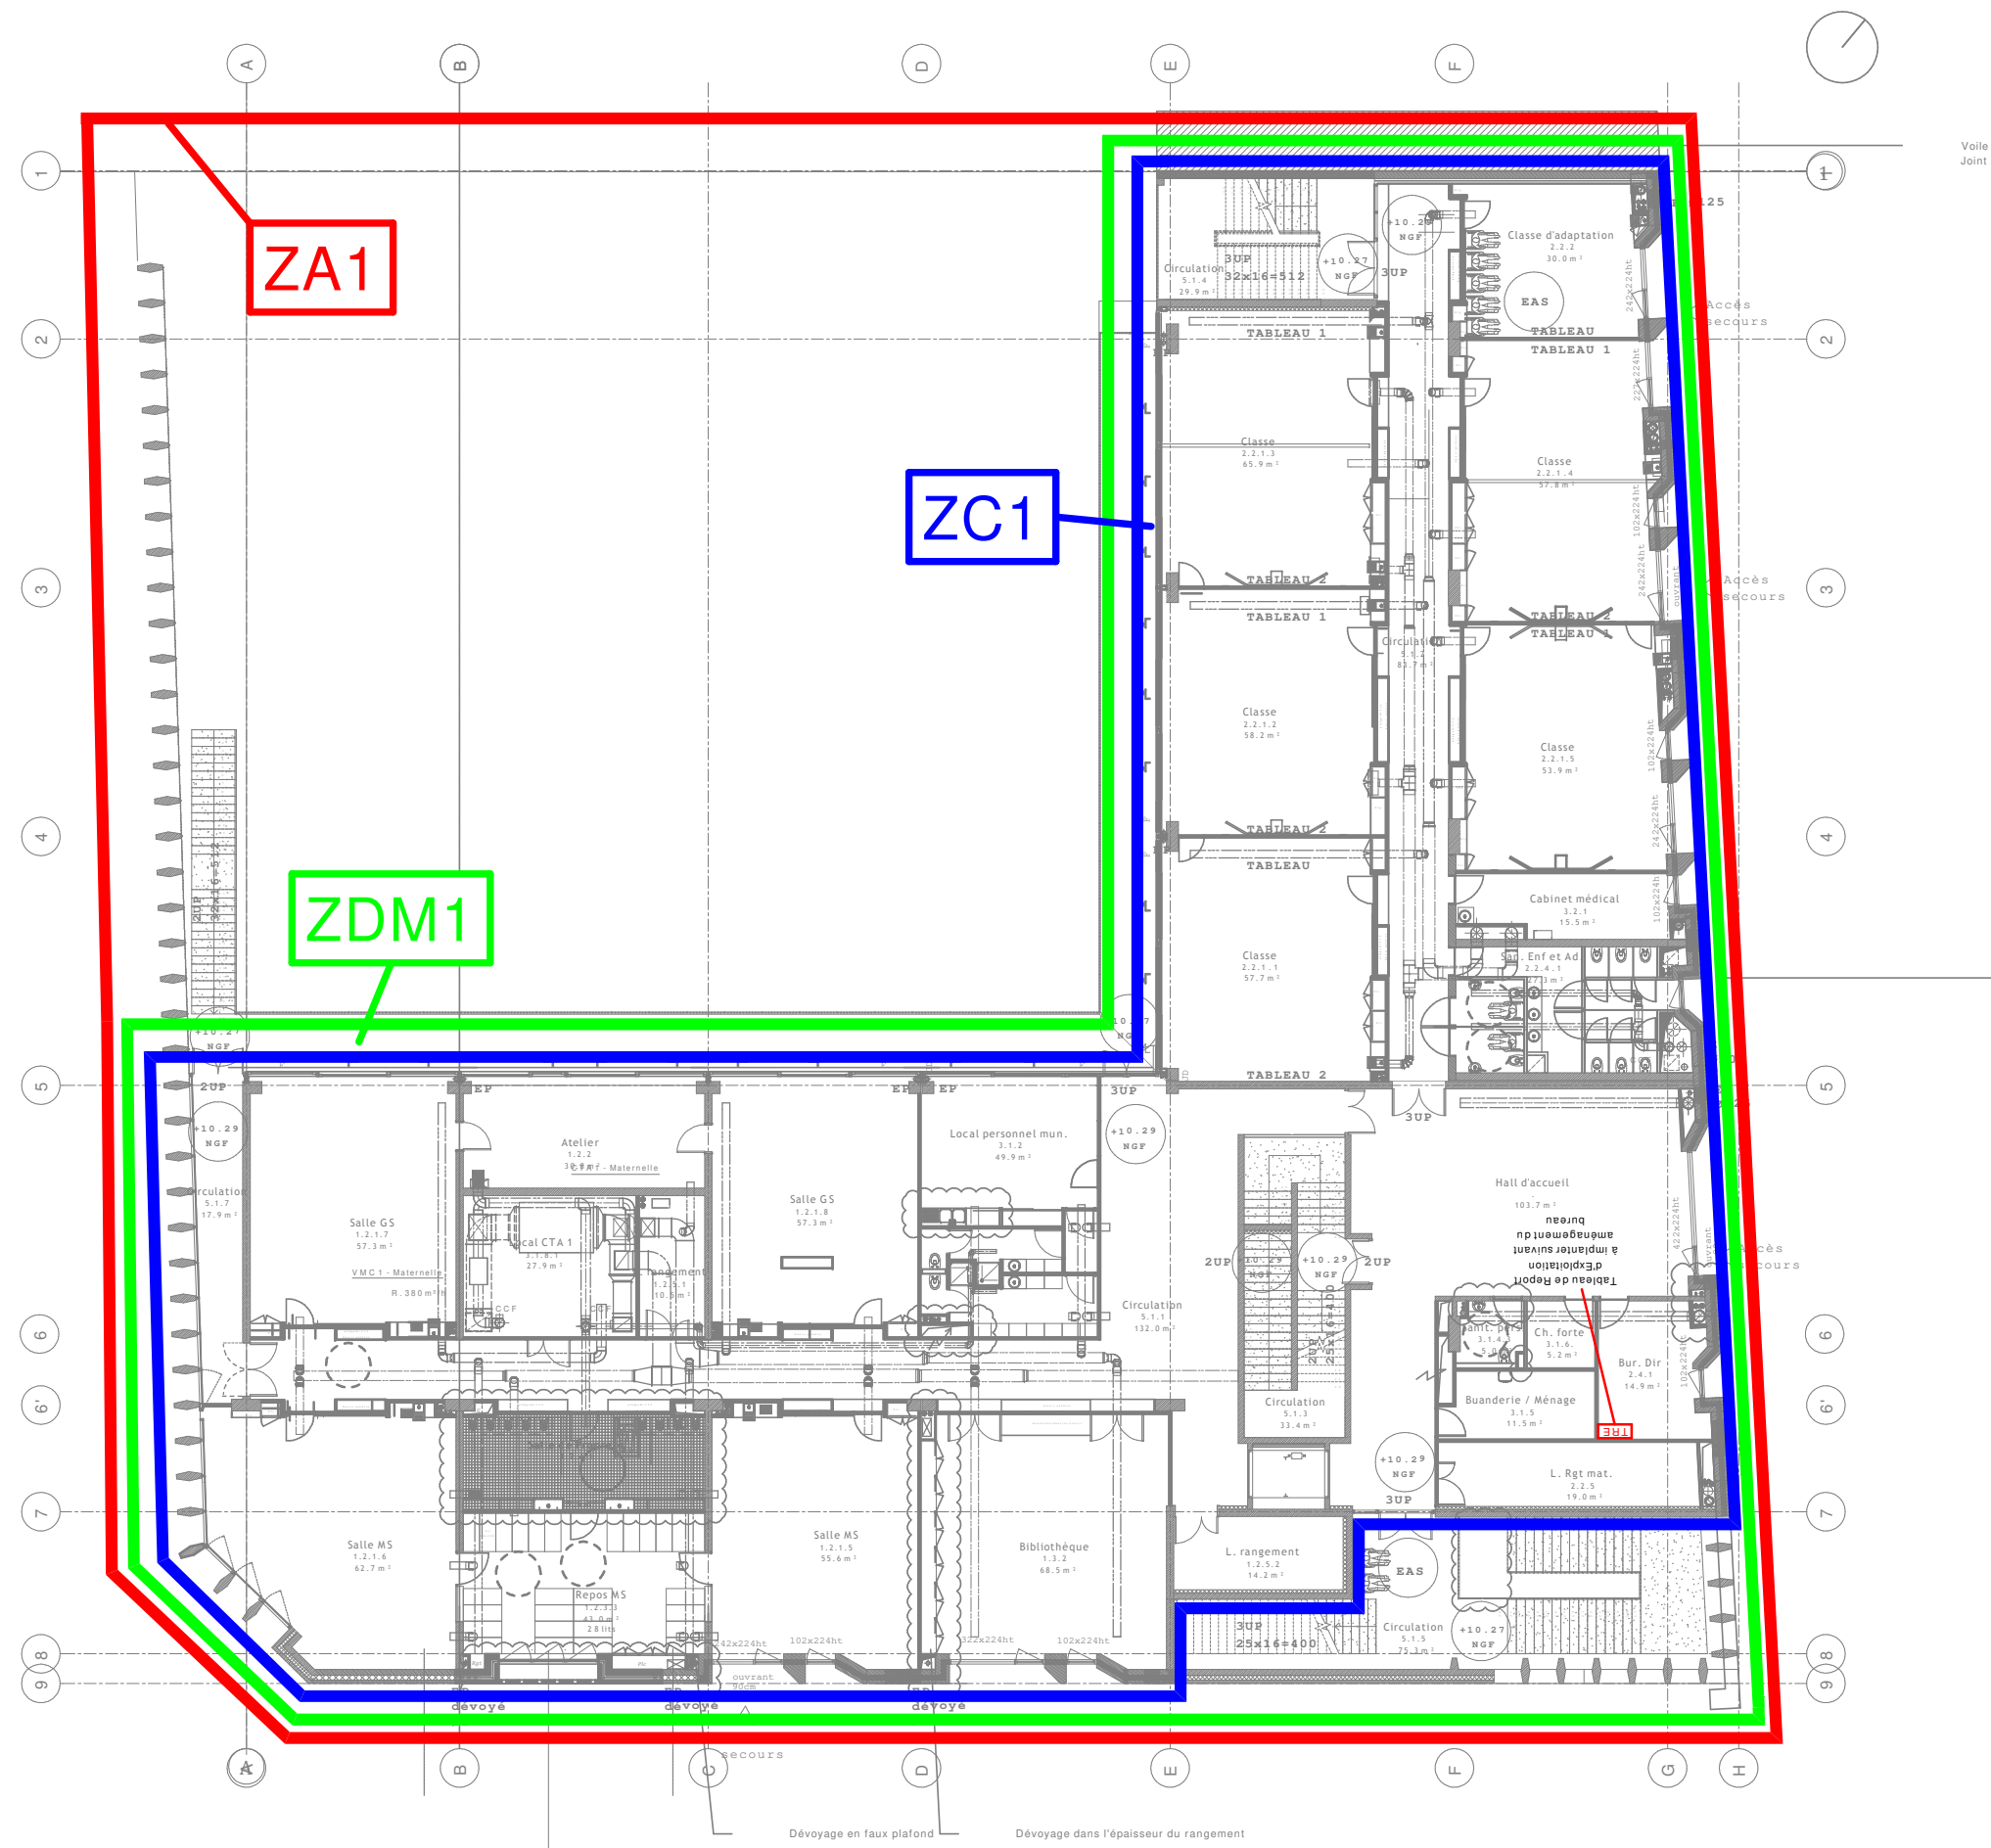

Légende	
Zoning	Désignation
<span style="color: red;">■</span>	ZA : Zone d'alarme
<span style="color: green;">■</span>	ZDM : Zone de Détection Manuelle
<span style="color: blue;">■</span>	ZC : Zone de Compartimentage
<span style="color: cyan;">■</span>	ZF : Zone de Désenfumage

Elithis Ingénierie:  
 1 C Boulevard de Champagne  
 BP 41249 - 21012 DIJON CEDEX  
 Tél : 03.80.43.52.02  
 Fax : 03.80.43.52.04  
 Email : contact.dijon@elithis.fr


## GROUPE SCOLAIRE RUFFI PLANS DE ZONING ETAGE N° 1

INDICE	DATE	MODIFICATIONS	PHASE	DCE	REF. DOCUMENT
A	09/2017	Première Diffusion	DESSINE PAR	DG	11104 - CSSI - PL 1
B	11/2017	Mise à jour APD	VISA CPr	DG	LOT N°
C	02/2018	Mise à jour PRO	VISA CA	DG	CSSI
D	02/2018	Mise à jour PRO (Plans archi 21/02/18)	N° AFFAIRE	11104	FOLIO
E	04/2018	Ajout zone de désenfumage	ECHELLE	/	3 / 5





# Plan R+2

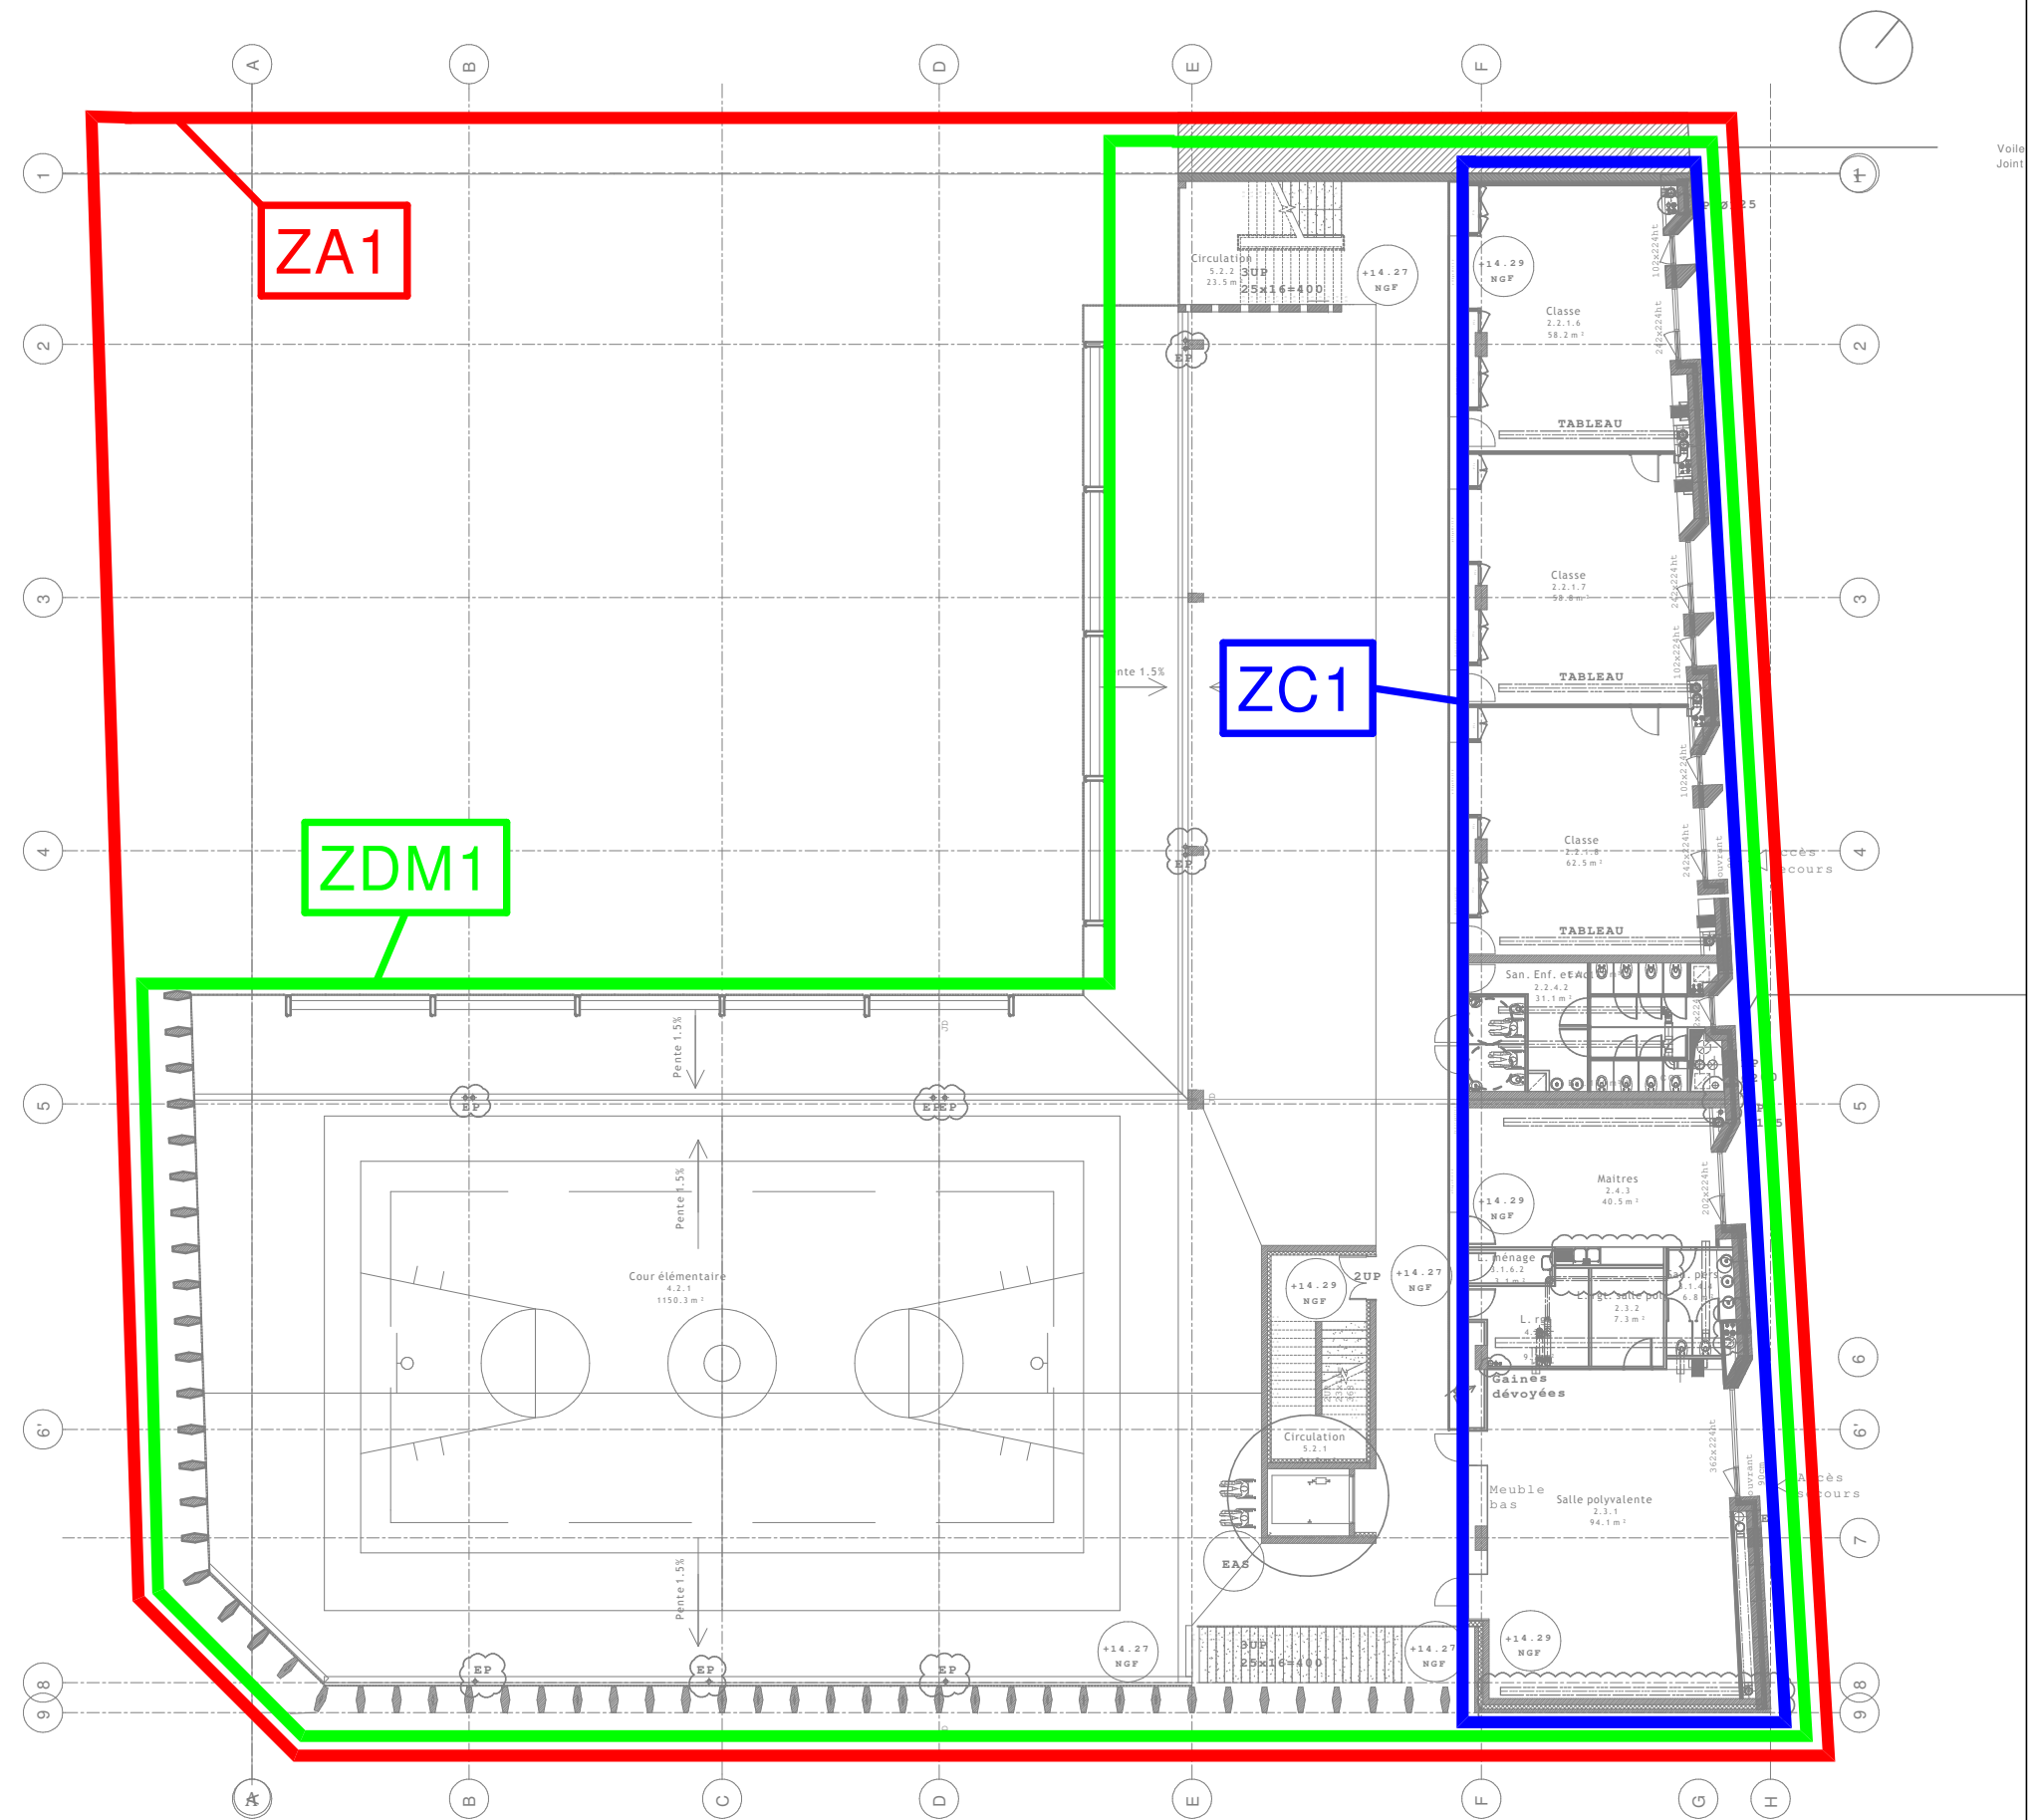


Légende	
Zoning	Désignation
<span style="color: red;">█</span>	ZA : Zone d'alarme
<span style="color: green;">█</span>	ZDM : Zone de Détection Manuelle
<span style="color: blue;">█</span>	ZC : Zone de Compartimentage
<span style="color: cyan;">█</span>	ZF : Zone de Désenfumage


**Elithis Ingénierie**  
 Ingénierie des fluides techniques  
 Elithis Ingénierie:  
 1 C Boulevard de Champagne  
 BP 41249 - 21012 DIJON CEDEX  
 Tél : 03.80.43.52.02  
 Fax : 03.80.43.52.04  
 Email : contact.dijon@elithis.fr

## GROUPE SCOLAIRE RUFFI PLANS DE ZONING ETAGE N° 2

INDICE	DATE	MODIFICATIONS	PHASE	DCE	REF. DOCUMENT
A	09/2017	Première Diffusion	DESSINE PAR	DG	11104 - CSSI - PL 1
B	11/2017	Mise à jour APD	VISA CPr	DG	LOT N°
C	02/2018	Mise à jour PRO	VISA CA	DG	CSSI
D	02/2018	Mise à jour PRO (Plans archi 21/02/18)	N° AFFAIRE	11104	FOLIO
E	04/2018	Ajout zone de désenfumage	ECHELLE	/	4 / 5

# Plan R+3

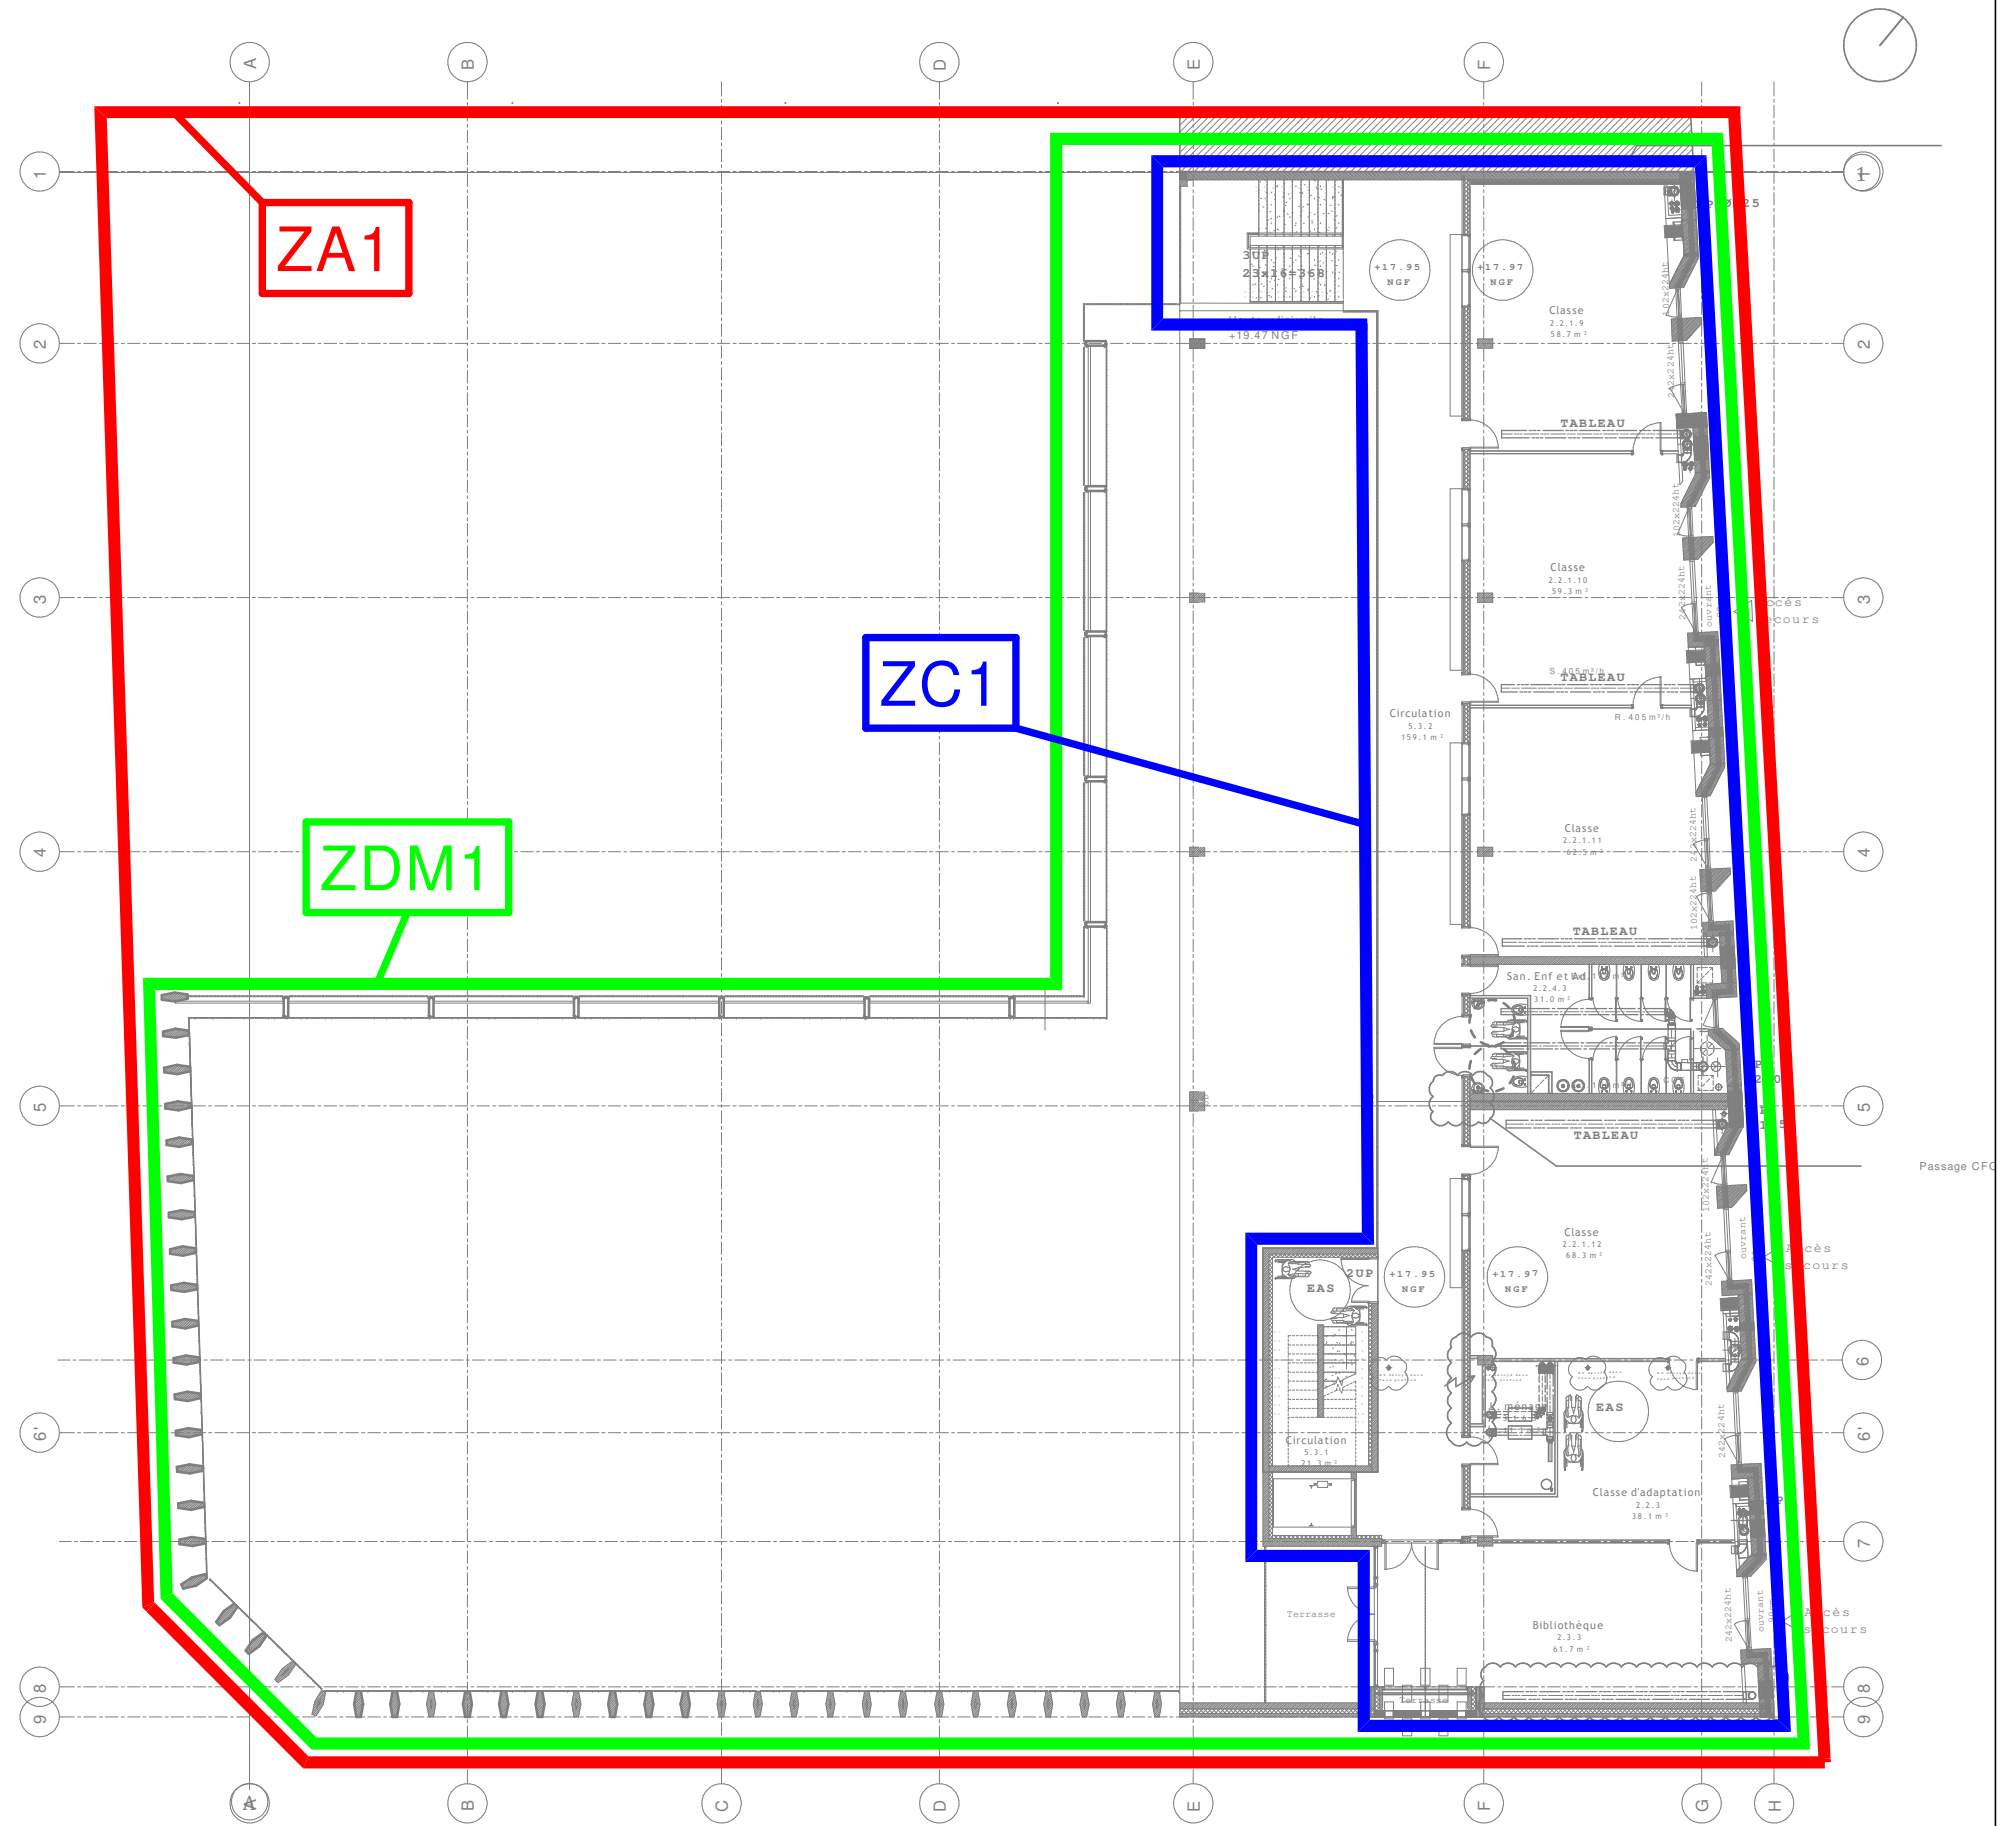

Légende	
Zoning	Désignation
<span style="color: red;">█</span>	ZA : Zone d'alarme
<span style="color: green;">█</span>	ZDM : Zone de Détection Manuelle
<span style="color: blue;">█</span>	ZC : Zone de Compartimentage
<span style="color: cyan;">█</span>	ZF : Zone de Désenfumage

Elithis Ingénierie:  
 1 C Boulevard de Champagne  
 BP 41249 - 21012 DIJON CEDEX  
 Tél : 03.80.43.52.02  
 Fax : 03.80.43.52.04  
 Email : contact.dijon@elithis.fr

## GROUPE SCOLAIRE RUFFI PLANS DE ZONING ETAGE N° 3

INDICE	DATE	MODIFICATIONS	PHASE	DCE	REF. DOCUMENT
A	09/2017	Première Diffusion	DESSINE PAR	DG	11104 - CSSI - PL 1
B	11/2017	Mise à jour APD	VISA CPr	DG	LOT N°
C	02/2018	Mise à jour PRO	VISA CA	DG	CSSI
D	02/2018	Mise à jour PRO (Plans archi 21/02/18)	N° AFFAIRE	11104	FOLIO
E	04/2018	Ajout zone de désenfumage	ECHELLE	/	5 / 5